


POÇO DE VISITA

sem escala

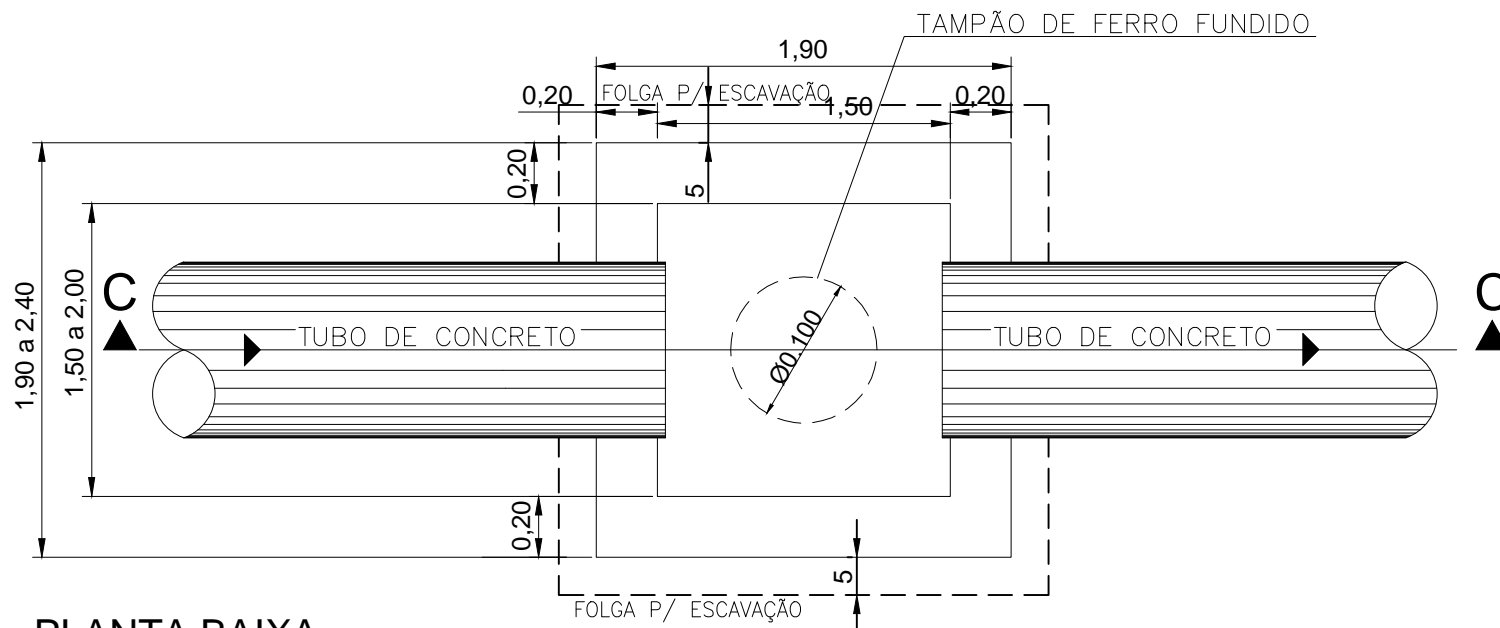

PLANTA BAIXA

ESCALA 1 : 20



**Prefeitura Municipal de
EUCLIDES DA CUNHA PAULISTA**

CNPJ 67.662.437/0001-61 - FONE/FAX: (018) 3283 1136 / 3283 1121
e-mail: pmecp@ig.com.br
Av Antonio Joaquim Mano, 02 - CEP 19.275-000 - Euclides da Cunha Paulista-SP

PROJETO DE GALERIA

FOLHA:

POÇO DE INSPEÇÃO

ART:

SEM ESCALA

DATA: 02/02/2021

DOMINGOS MENTE LOPES
Prefeito Municipal

EDSON LUIZ DA SILVA
Eng Civil - CREA 740530/D